



INDIVIDUAZIONE DELLE ZONE TERMICHE



Pianta piano terra - edificio Direzione Tecnica e di Esercizio
scala 1:200

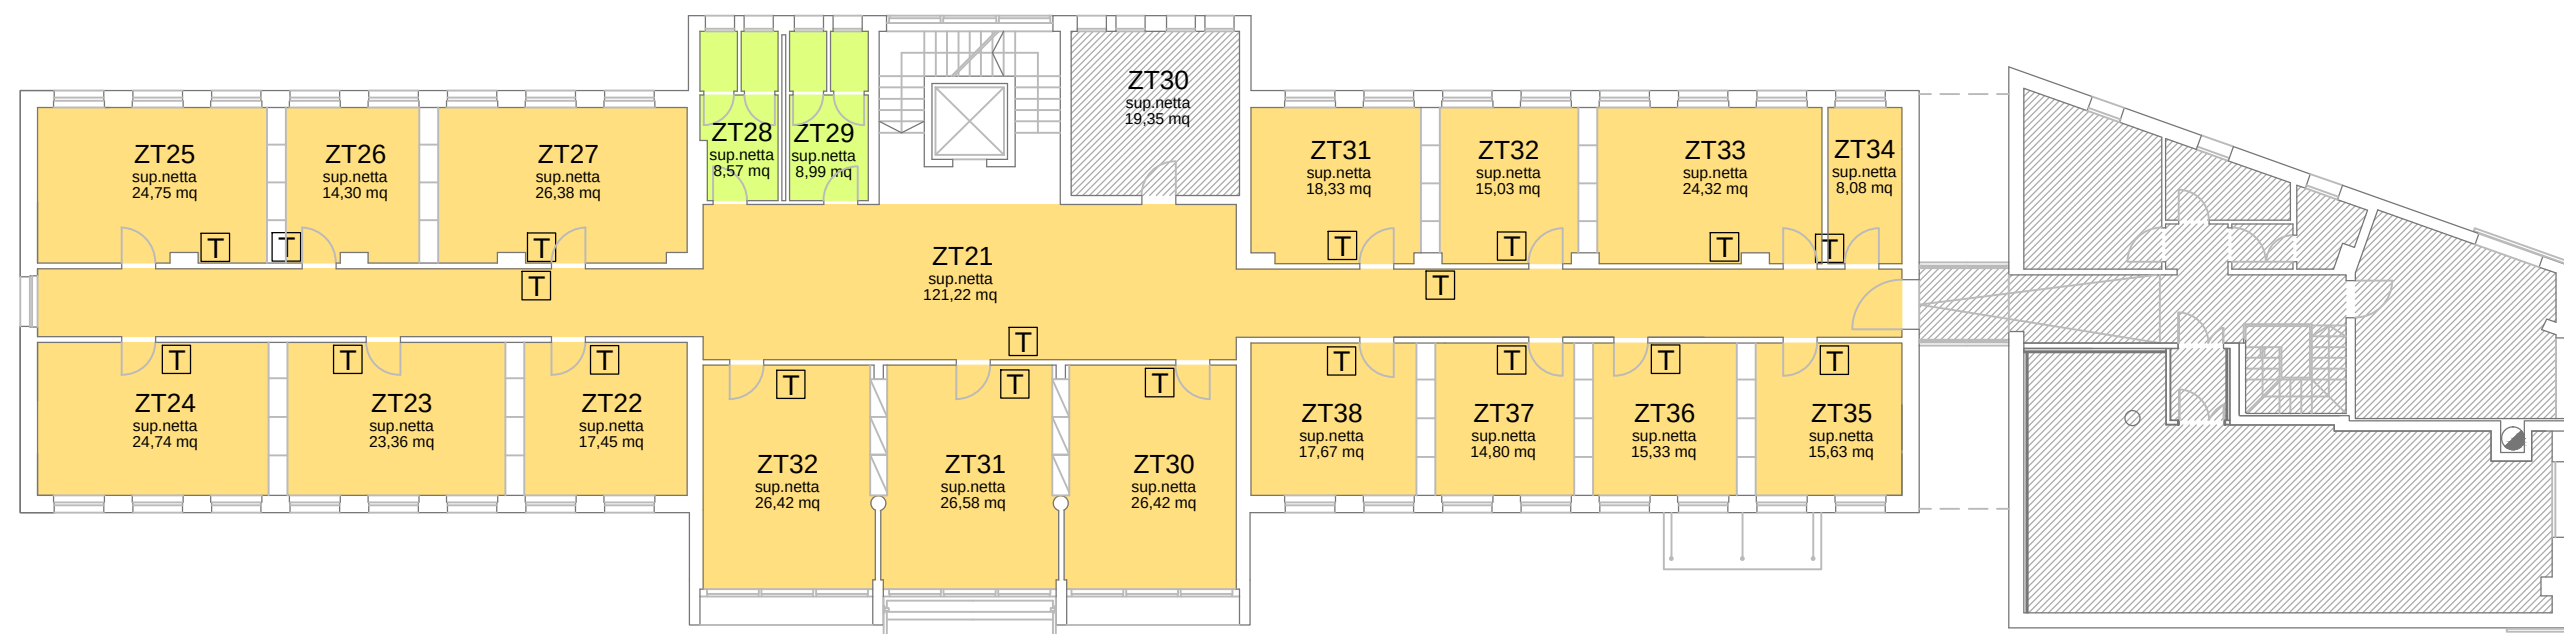


Pianta piano primo - edificio Direzione Tecnica e di Esercizio
scala 1:200

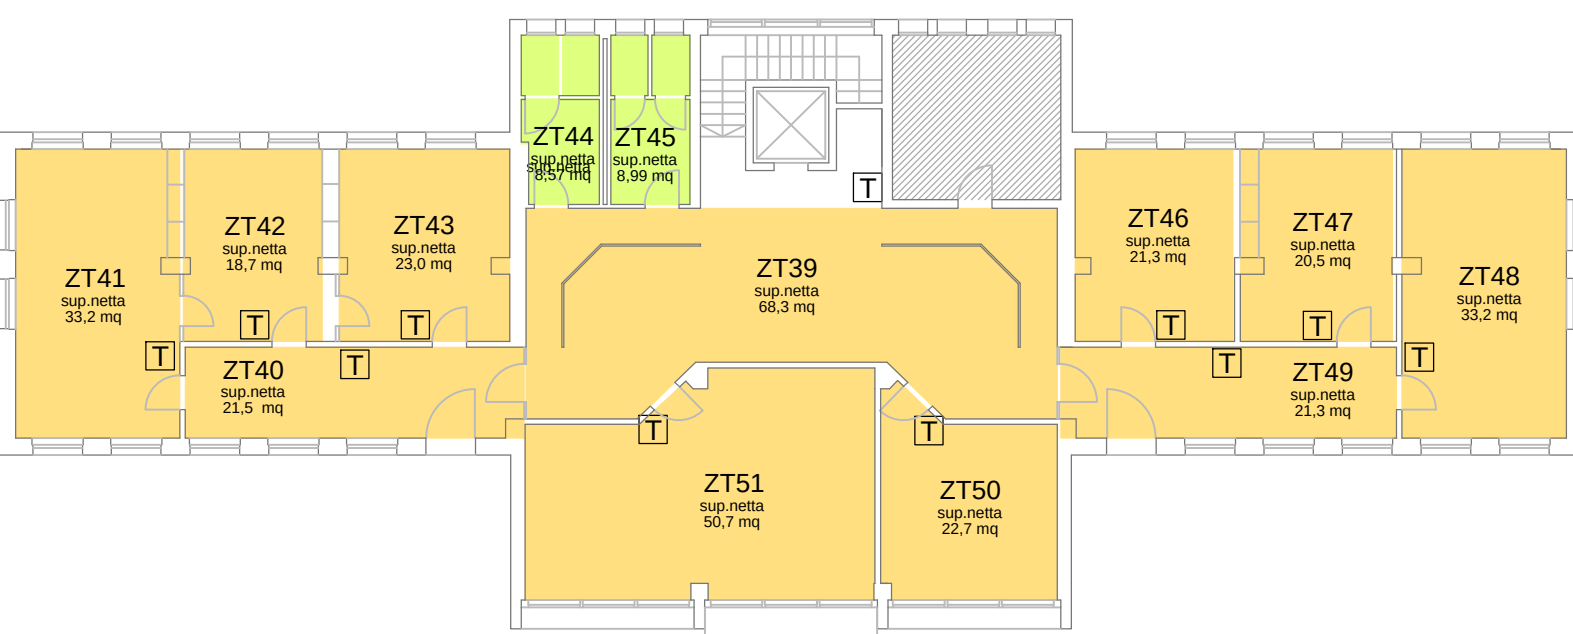

Pianta piano secondo - edificio Direzione Tecnica e di Esercizio
scala 1:200

INQUADRAMENTO

Stazione Venezia Mestre

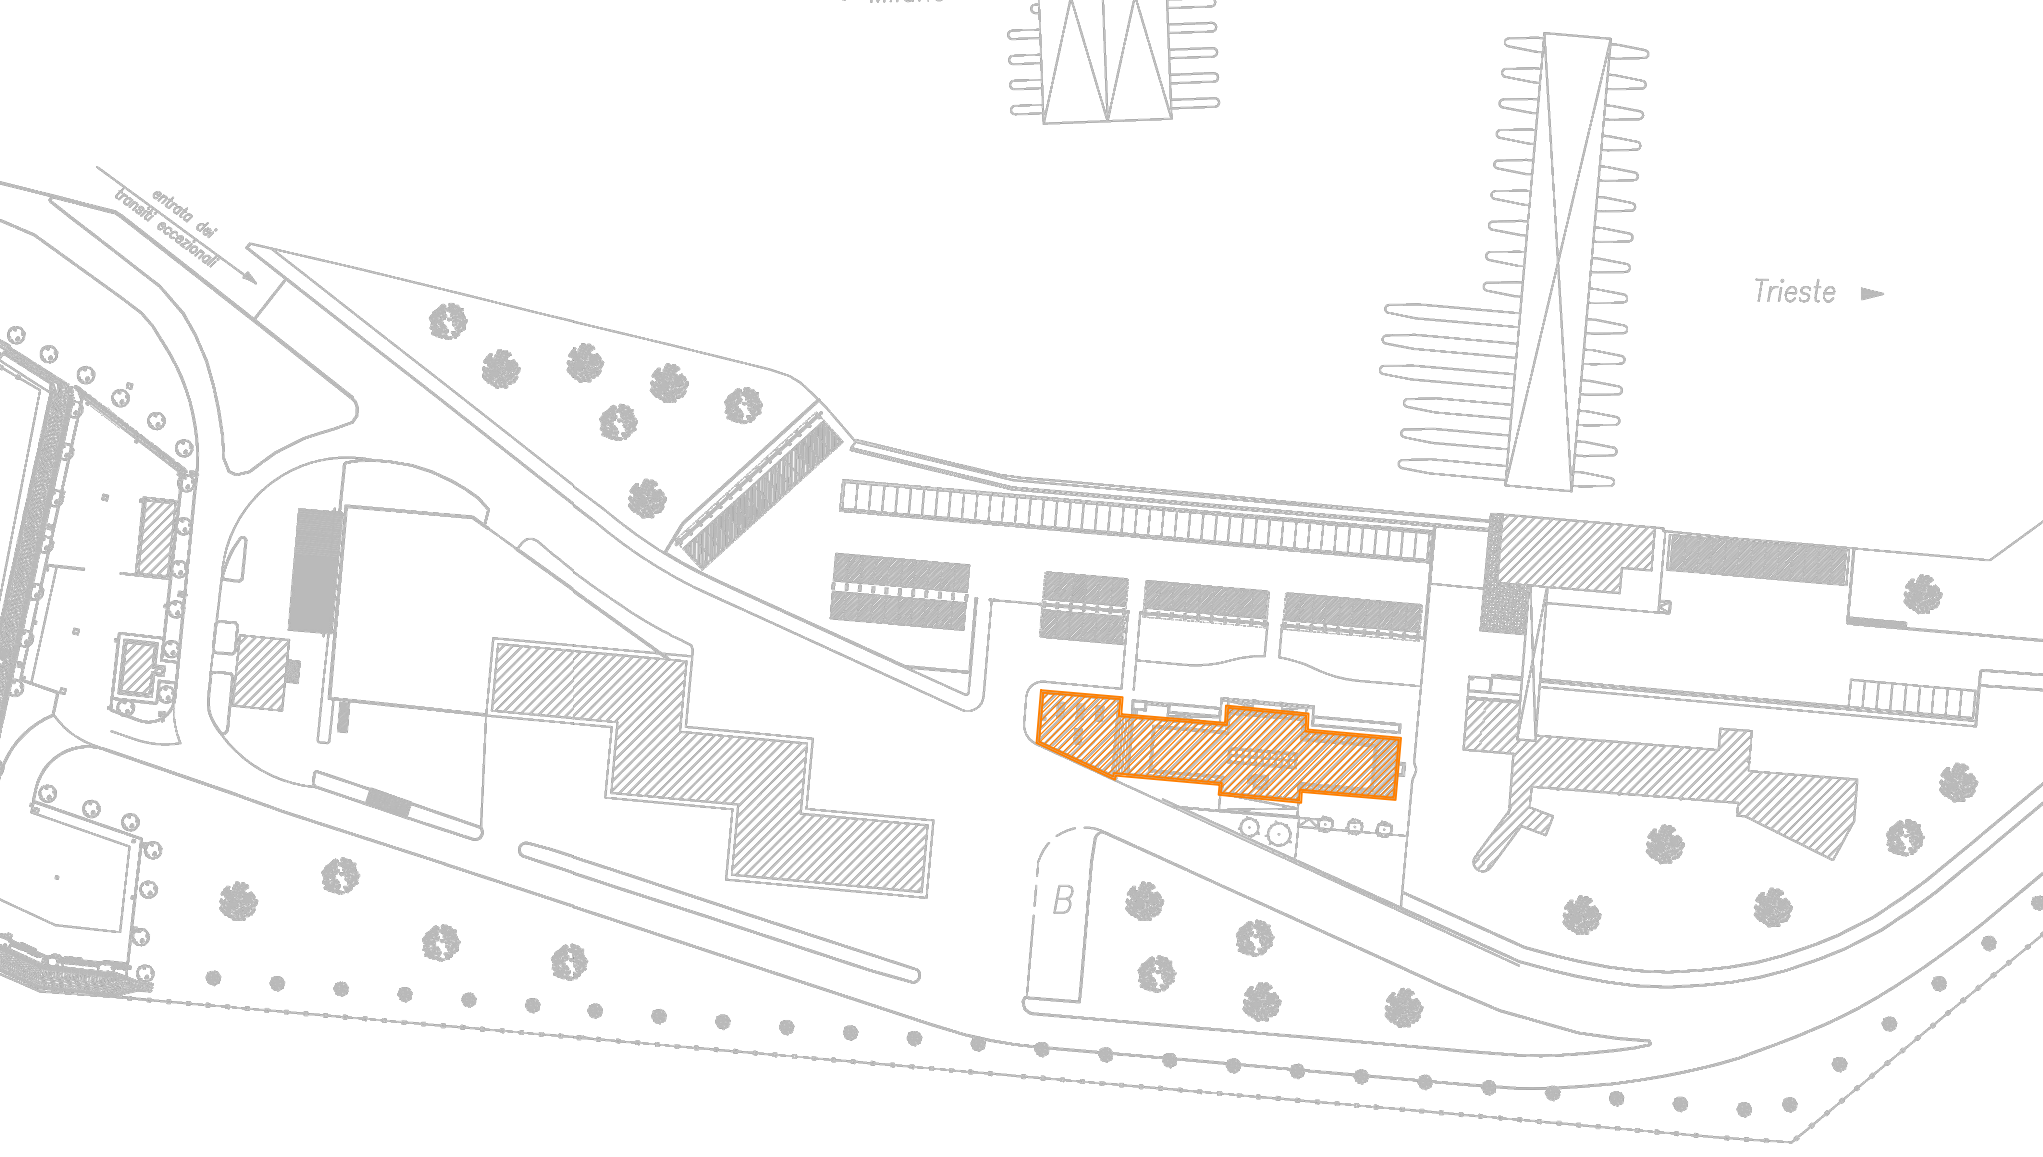

CARATTERISTICHE DEI COMPONENTI DI IMPIANTO E ANALISI DELLO STATO CONSERVATIVO

I codici identificativi dei componenti di impianto in tabella sono riportati negli schemi parametrici e negli schemi funzionali di impianto al fine di indicare il posizionamento di ciascun componente


GENERATORE A COMBUSTIBILE									
N	Servizi/Zone termiche	Costruttore	Modello	Anno fabb.	Pot. Utile [kW]	Pot. Fac. [kW]	Comb.	Dimensioni [A x P] cm	
GC 01	Riscaldamento	UNICAL	Module 116U	2005	112,8	116	Gas Metano	77x78x125	
B 01	Accumulo inerziale	Pacetti	1000 lt.	2005	-	-	-	0.910 - H.2140	
POMPE DI CALORE E GRUPPI FRIGO									
N	Servizi/Zone termiche	Tipo	Marca	Modello	Anno costruzione	Potenza risc. [kW]	Potenza raffresc. [kW]	Dimensioni [A x P] cm	
G 01	Raffrescamento	Aria/Acqua	Aermec	NRC0350 L00	2005	-	70	176x245x95	
UNITA' TRATTAMENTO ARIA									
N	Zone termiche servite	Marca	Tipo	Modello	Anno costruzione	Portata aria [mc³/h]	Dimensioni [A x P] cm		
UTA 01	Tutte tranne i bagni	Sabiana	-	25-15	N.D.	8500	N.D.	N.D.	
SISTEMA DI REGOLAZIONE									
N	Marca	Modello	Tipo	Circolo	Note				
T	Sabiana	TH40 - T14G	Termostato a parete	Ventilconvettori	Inversione estate/inverno				
TERMINALI DI EMISSIONE									
N	Tipo	Posizionamento	Marca	Modello	Anno costruzione	Potenza risc. [kW]	Potenza raffresc. [kW]	Dimensioni [A x P] cm	
EC 01	Fan coil	Parete	Sabiana	EST MV	2005	11	6,2	240x24x23	
R 01	Radiatore	Parete	Tubolare	5 elementi	N.D.	0,72	-	22,5x10x150	
R 02	Radiatore	Parete	Tubolare	11 elementi	N.D.	1,48	-	49x10x150	
R 03	Radiatore	Parete	Tubolare	12 elementi	N.D.	1,61	-	54x10x150	
R 04	Radiatore	Parete	Tubolare	14 elementi	N.D.	1,87	-	63x15,2x150	
R 05	Radiatore	Parete	Tubolare	19 elementi	N.D.	2,51	-	85x15,2x150	
R 06	Radiatore	Parete	Tubolare	21 elementi	N.D.	2,75	-	94,5x15x150	
S 01	Split	Parete	Aermec	FCW31	N.D.	5,2	2,7	N.D.	
TC 01	Termocondizionatore	Controsoffitto	N.D.	N.D.	N.D.	N.D.	N.D.	N.D.	
PRODUZIONE ACS									
N	Tipo	Marca	Modello	Anno costruzione	Potenza [kW]	Volume ACS [H]	Note		
B 01	Scaldacqua elettrico	Ariston	VID 15	2005	1,2	15			

LEGENDA

le caratteristiche tecniche dei componenti sono riportate in tabella


Unità pensile a parete tipo split	Unità da terra tipo fancoil	Unità da terra tipo fancoil con mandata a h. 2,20 m	Unità da terra tipo split idronico	Unità da controsoffitto tipo fancoil	Bocchetta di mandata in alluminio a controsoffitto	Bocchetta di mandata in alluminio a controsoffitto	Estratore da parete con temporizzatore	Termostato di zona	Radiatore	Quadro elettrico	Unità da controsoffitto tipo fancoil	Unità incassata a pavimento tipo fancoil	Bocchetta di mandata in alluminio a controsoffitto	Unità incassata a pavimento tipo fancoil	Estratore a controsoffitto	Bocchetta di mandata in alluminio a controsoffitto	Unità interna ad espansione diretta ad armadio	Bocchetta di mandata a controsoffitto	Riscaldatore elettrico	Termoisolante elettrico	Scaldacqua elettrico	Bocchetta di ripresa in alluminio a controsoffitto	Unitario ad acqua atomizzata
-----------------------------------	-----------------------------	---	------------------------------------	--------------------------------------	--	--	--	--------------------	-----------	------------------	--------------------------------------	--	--	--	----------------------------	--	--	---------------------------------------	------------------------	-------------------------	----------------------	--	------------------------------

Pianta piano copertura - edificio Direzione Tecnica e di Esercizio
scala 1:100

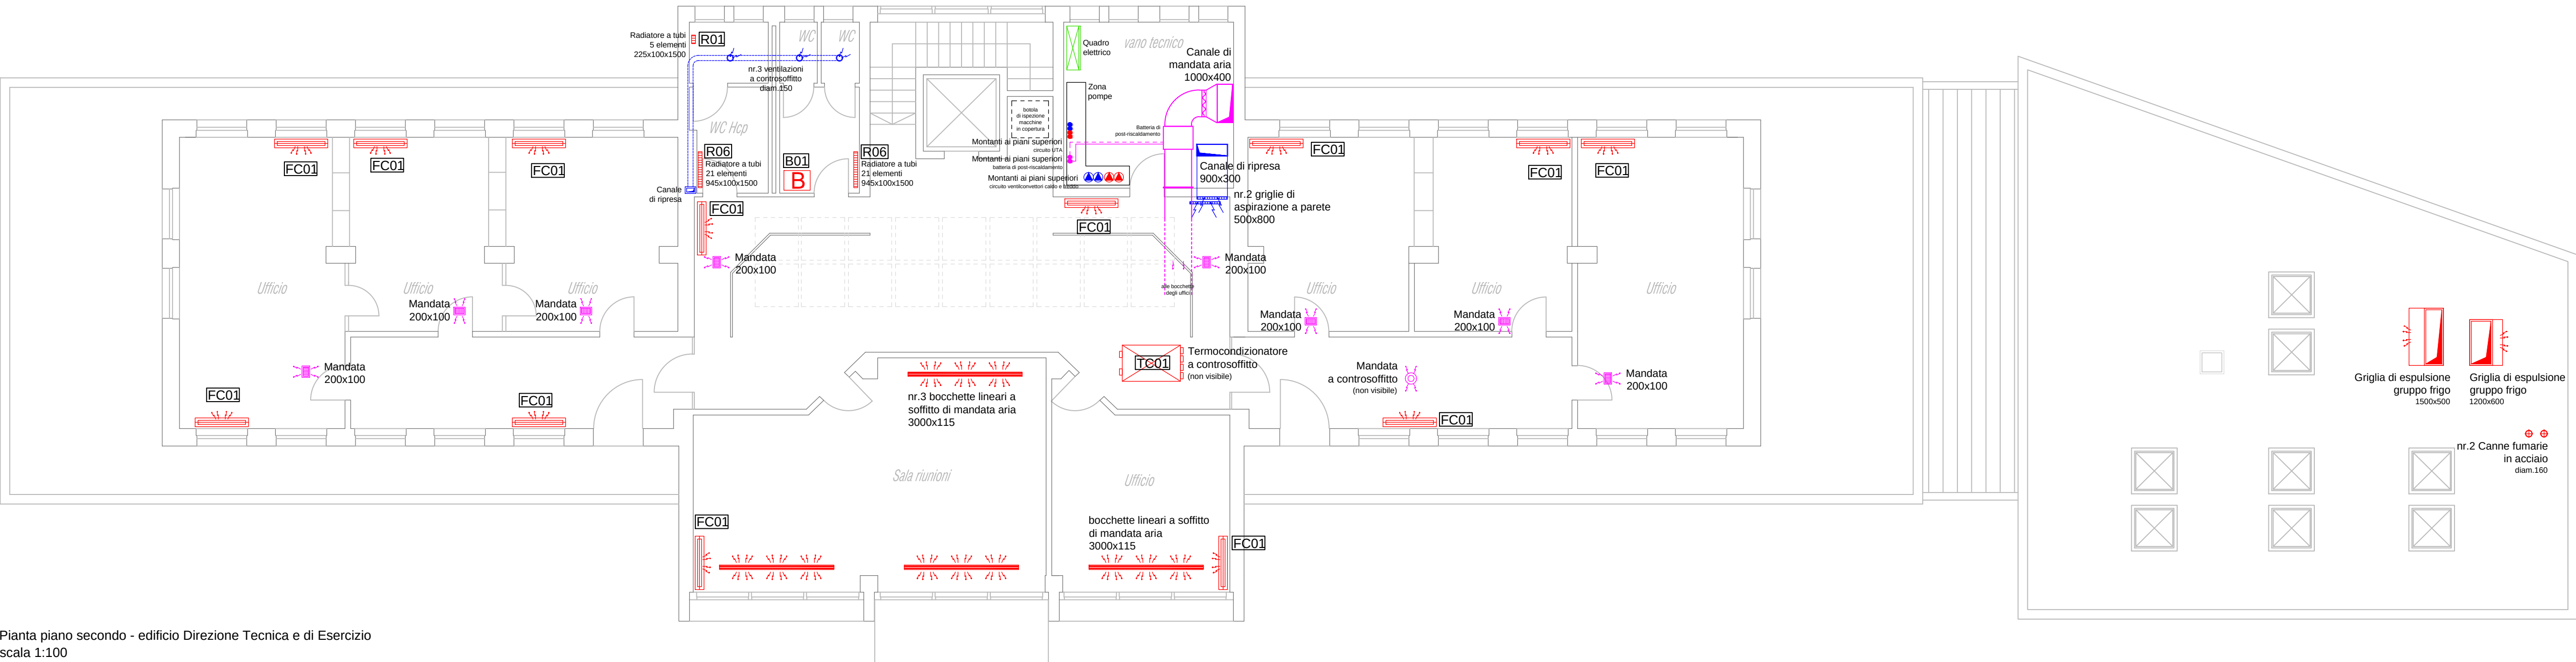

Pianta piano secondo - edificio Direzione Tecnica e di Esercizio
scala 1:100

Pianta piano primo - edificio Direzione Tecnica e di Esercizio
scala 1:100

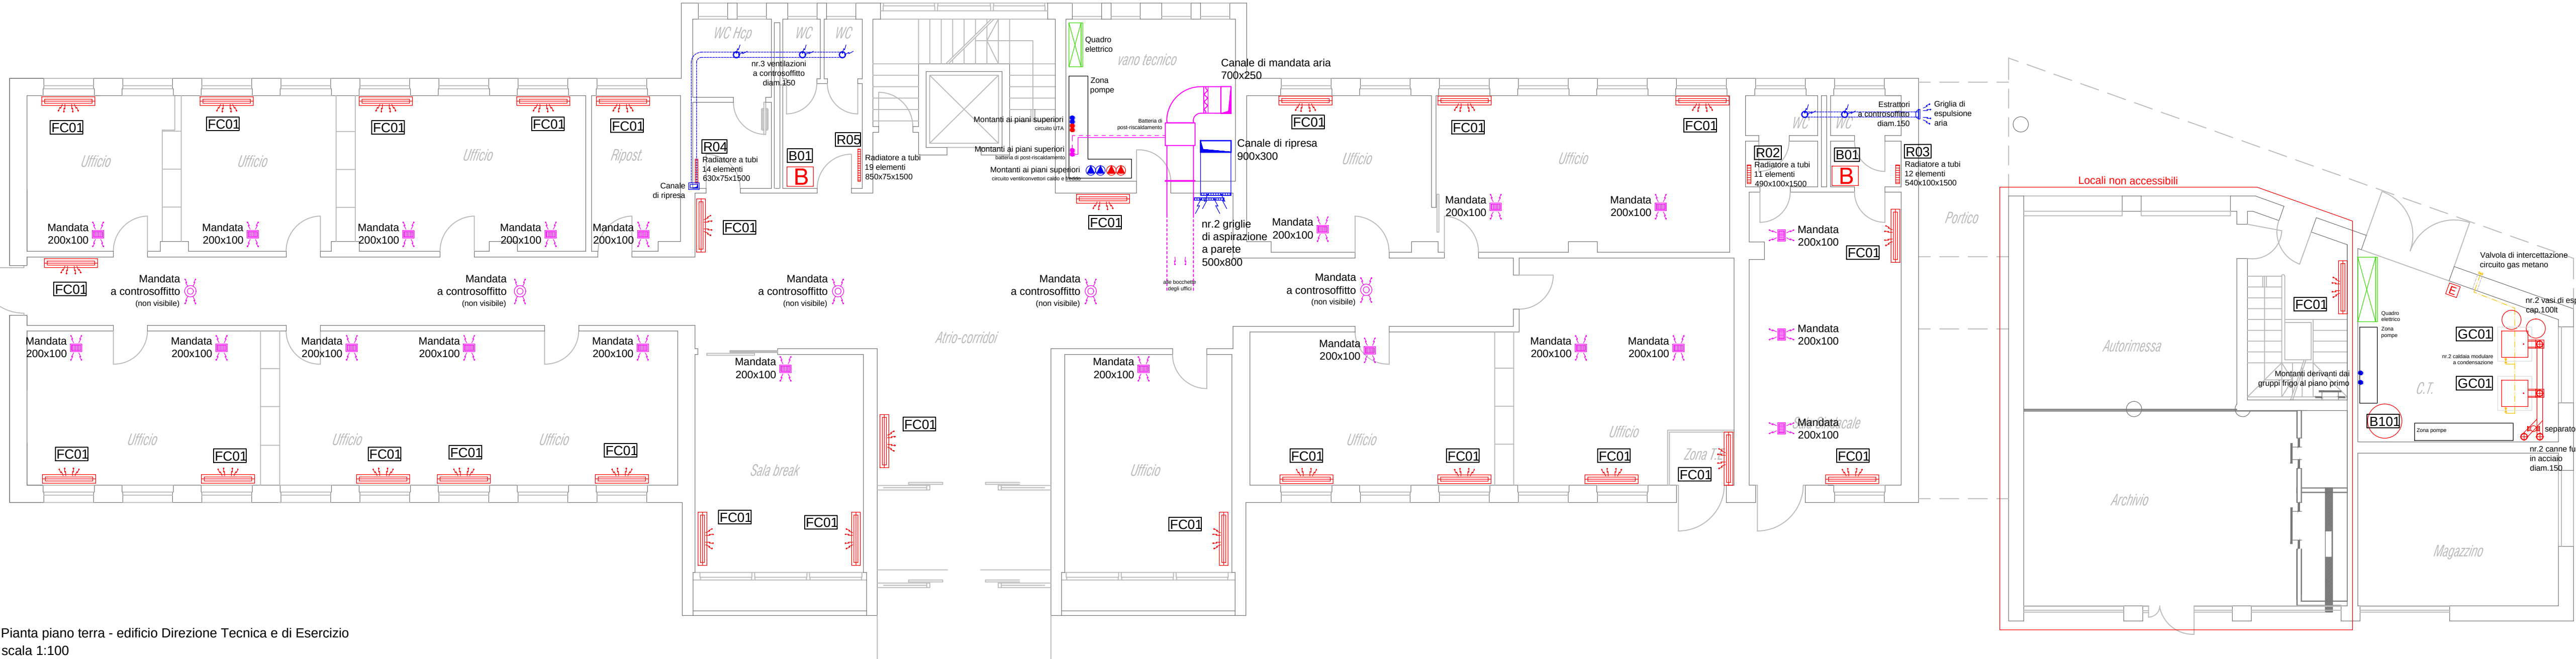

Pianta piano terra - edificio Direzione Tecnica e di Esercizio
scala 1:100



Concessioni Autostradali Venete - CAV S.p.A.

18 - 05

N. PROGETTO

Lavori di manutenzione ordinaria per la conduzione degli impianti tecnologici (climatizzazione e idrico sanitari)

PROGETTO ESECUTIVO

Stato di Consistenza
Mestre
Fabbricato
Area Tecnica / Esercizio / Personale

Elab. n.

5.2

IL RESPONSABILE DEL PROCEDIMENTO
Ing. Sabato Fusco
ELABORAZIONE A CURA DI:
Ing. Rossano Ranzato

IL PROGETTISTA
Ing. Marco Scattolin
ASSISTENTI PROGETTAZIONE:
Claudio Checchin
Ing. Rossano Ranzato
PROGETTAZIONE SPECIALISTICA:

Rev.	Descrizione	Redatto	Controllato	Approvato	Data
01					febbraio 2018
02					
03					
04					

Codice Progetto :