



INDIVIDUAZIONE DELLE ZONE TERMICHE

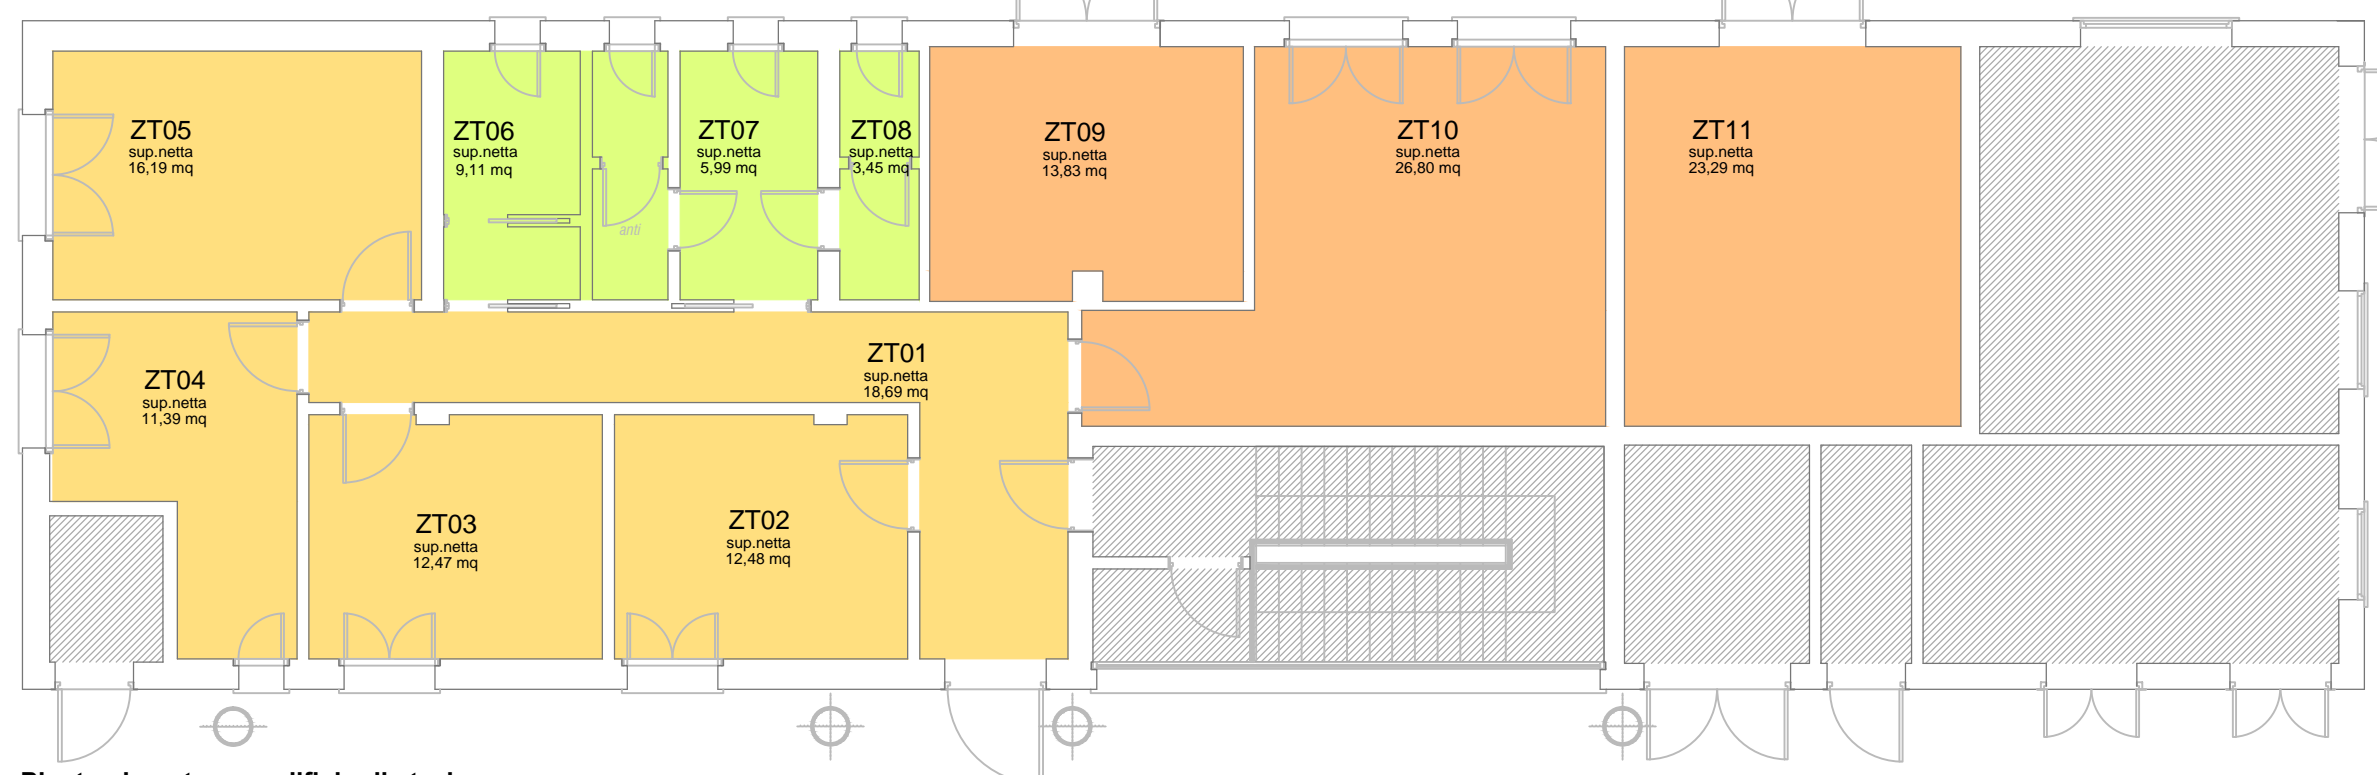

Pianta piano terra - edificio di stazione
scala 1:100

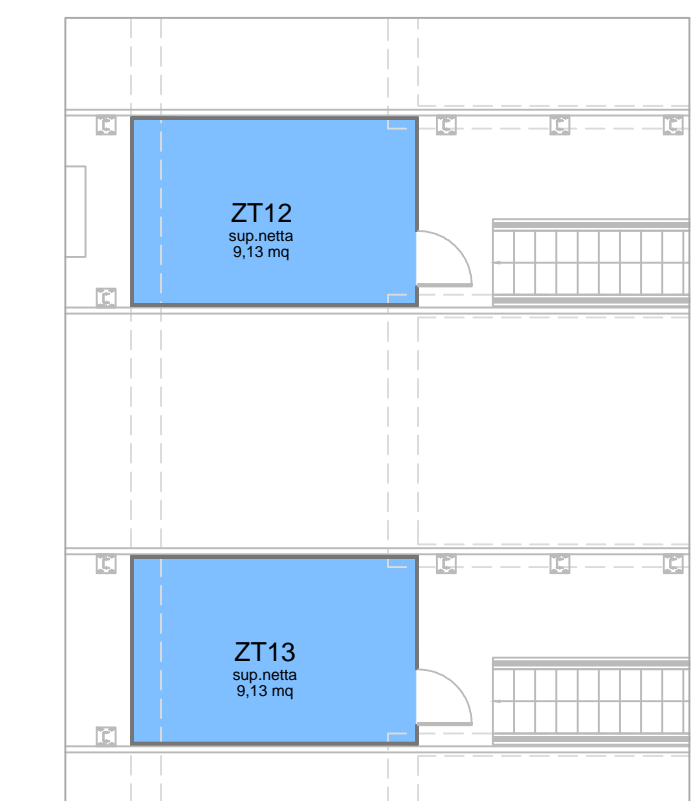

Pianta piano terra - cabine di esazione
scala 1:100

CARATTERISTICHE DEI COMPONENTI DI IMPIANTO E ANALISI DELLO STATO CONSERVATIVO



I codici identificativi dei componenti di impianto sono riportati negli schemi planimetrici e negli schemi funzionali di impianto al fine di indicare il posizionamento di ciascun componente

SERVIZIO SANITARIO E C.A.S. (RIS) (R)						
N.	Descrizione tecnica	Tipi	Materie	Modello	Area costruzione	Prezzo
01	02	03	04	05	06	07
01	02	03	04	05	06	07
08	09	10	11	12	13	14
15	16	17	18	19	20	21
22	23	24	25	26	27	28
29	30	31	32	33	34	35
36	37	38	39	40	41	42
43	44	45	46	47	48	49
50	51	52	53	54	55	56
57	58	59	60	61	62	63
64	65	66	67	68	69	70
71	72	73	74	75	76	77
78	79	80	81	82	83	84
85	86	87	88	89	90	91
92	93	94	95	96	97	98
99	100	101	102	103	104	105

LEGENDA

le caratteristiche tecniche dei componenti sono riportate in tabella


	Unità pensile a parete tipo split		Unità da controsoffitto tipo fancoil
	Unità da terra tipo fancoil		Unità incassata a pavimento tipo fancoil
	Unità da terra tipo fancoil con mandata a h: 2,20 m		Bocchetta di mandata in alluminio a controsoffitto
	Unità da controsoffitto tipo idronico		Bocchetta di mandata a controsoffitto
	Unità da controsoffitto tipo fancoil		Termoarredo elettrico
	Bocchetta di mandata in alluminio a parete		Umidificatore ad acqua atomizzata
	Bocchetta di ripresa in alluminio a parete		
	Estrattore a controsoffitto		
	Unità interna ad espansione diretta ad armadio		
	Riscaldatore elettrico		
	Scaldacqua elettrico		
	Bocchetta di ripresa in alluminio a controsoffitto		
	Bocchetta di mandata in alluminio a controsoffitto		
	Estrattore da parete con temporizzatore		
	Termostato di zona		
	Radiatore		
	Quadro elettrico		

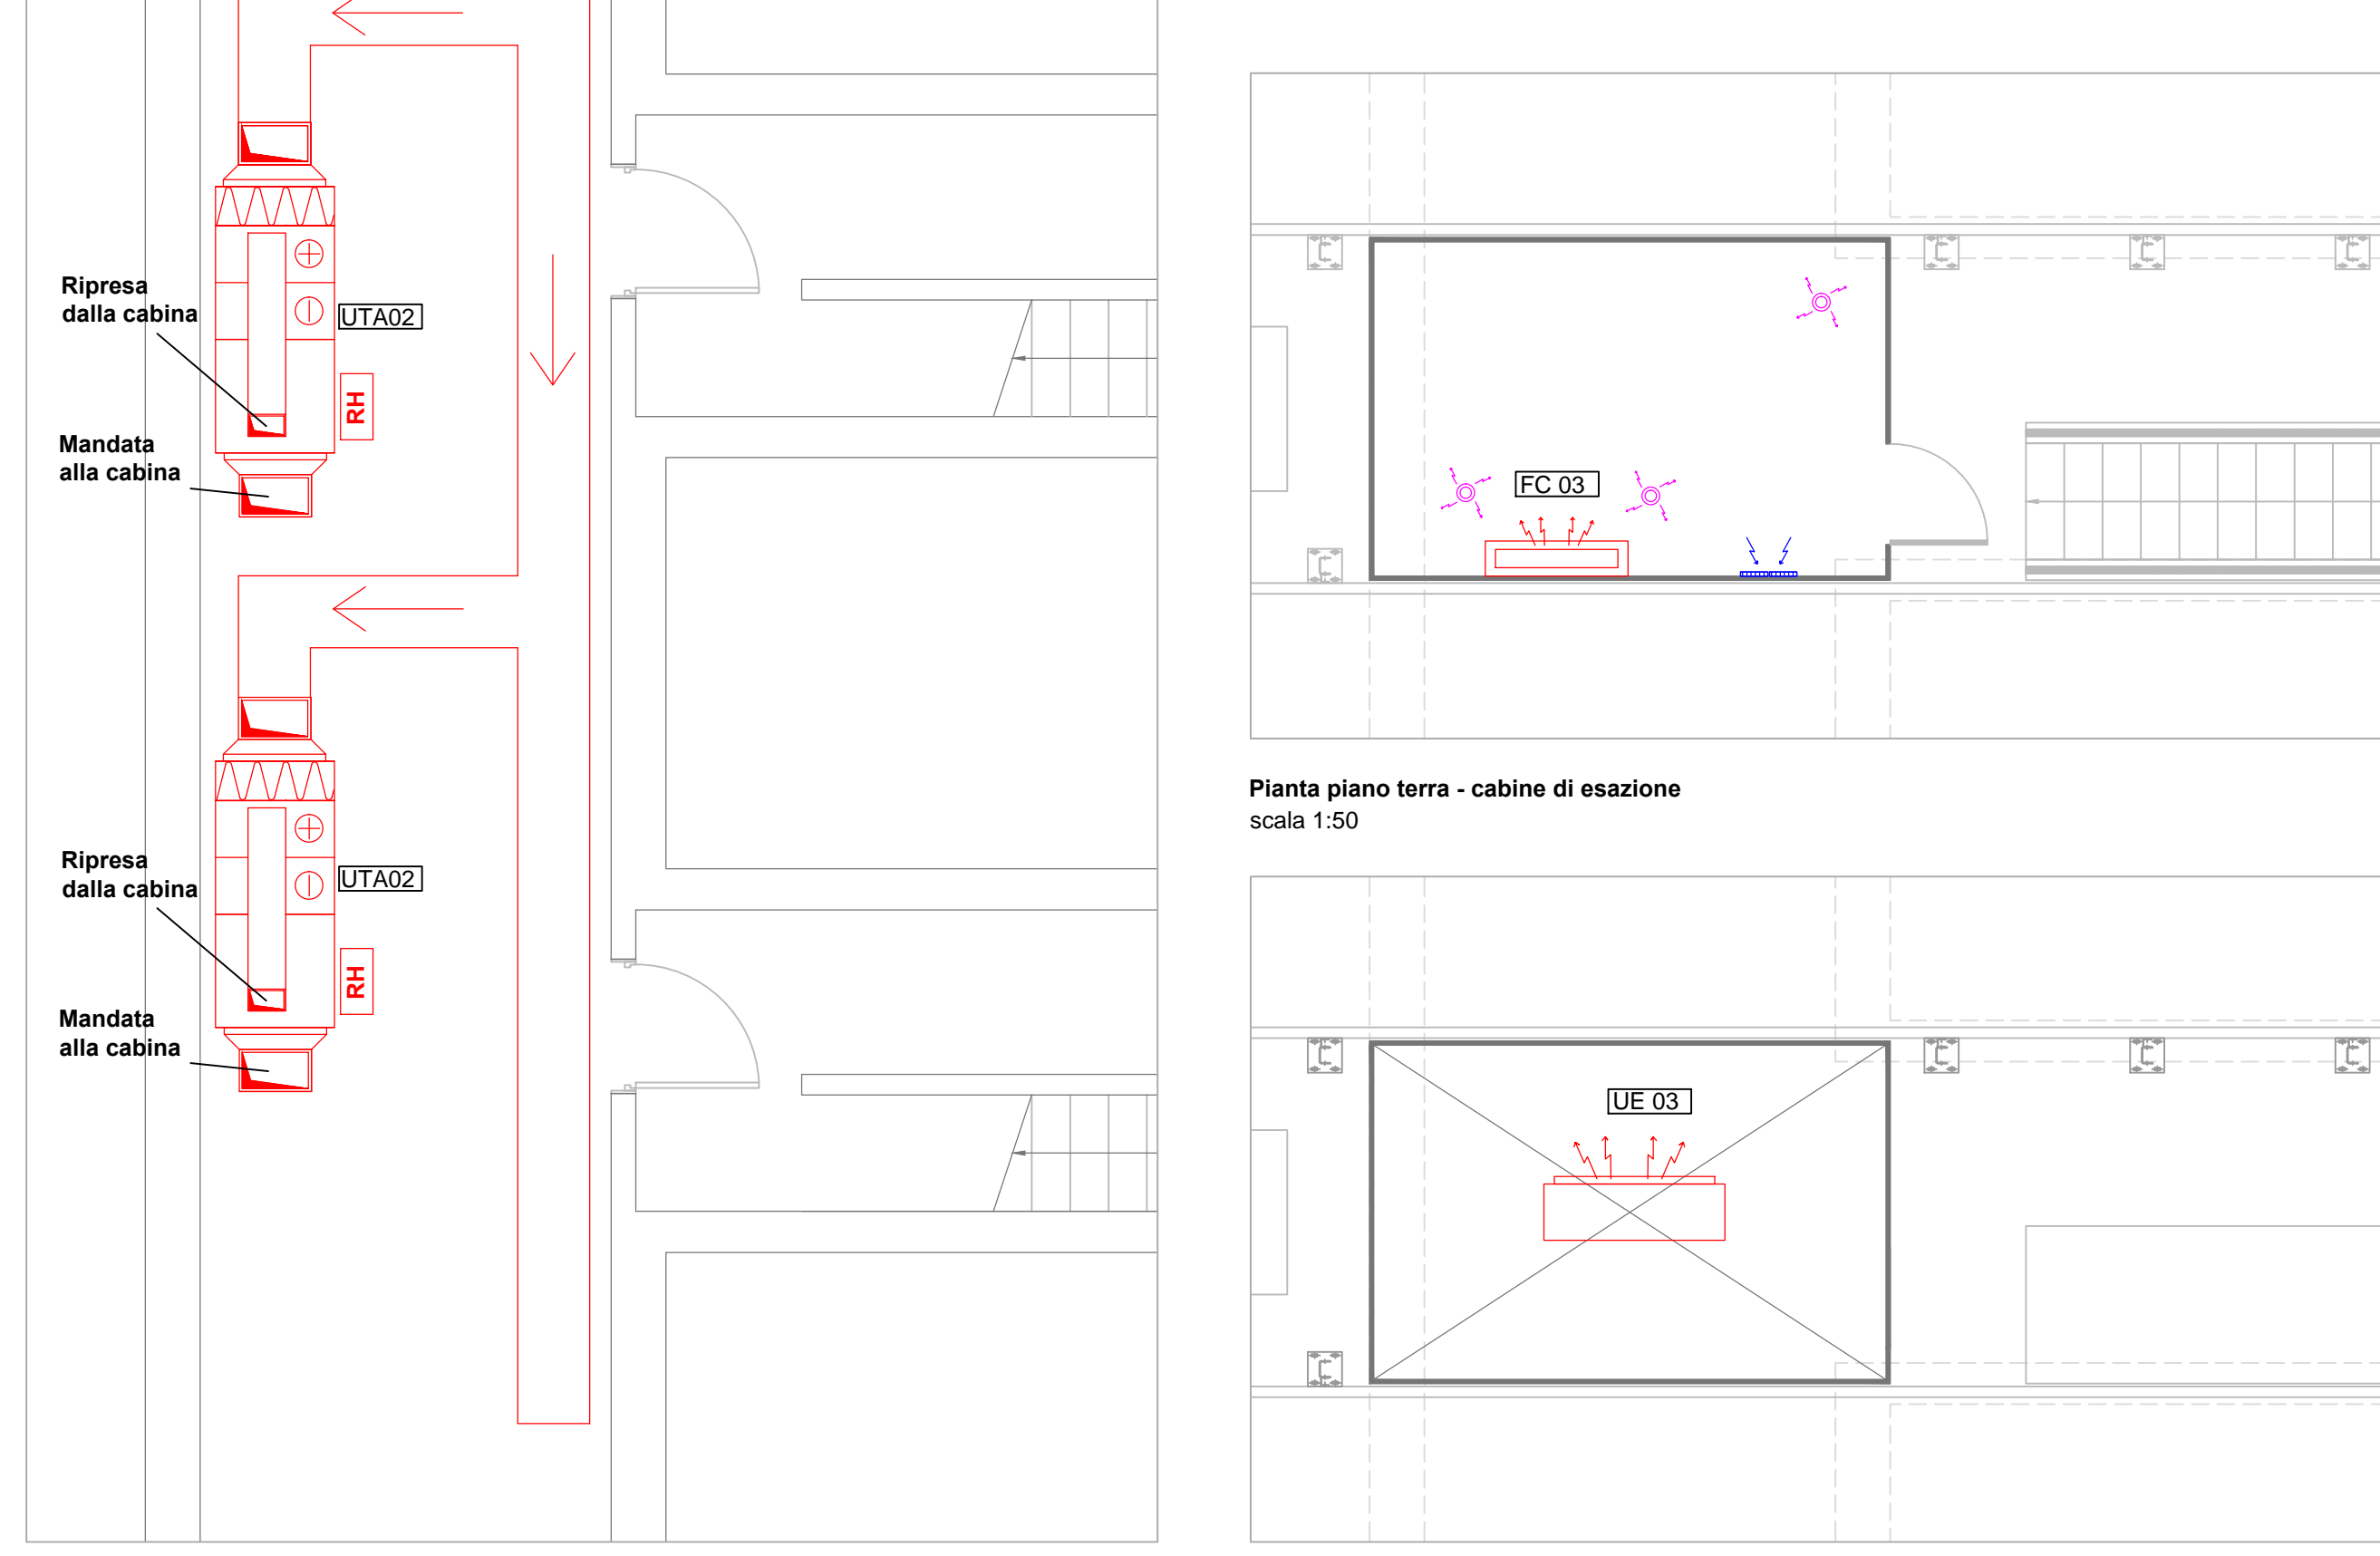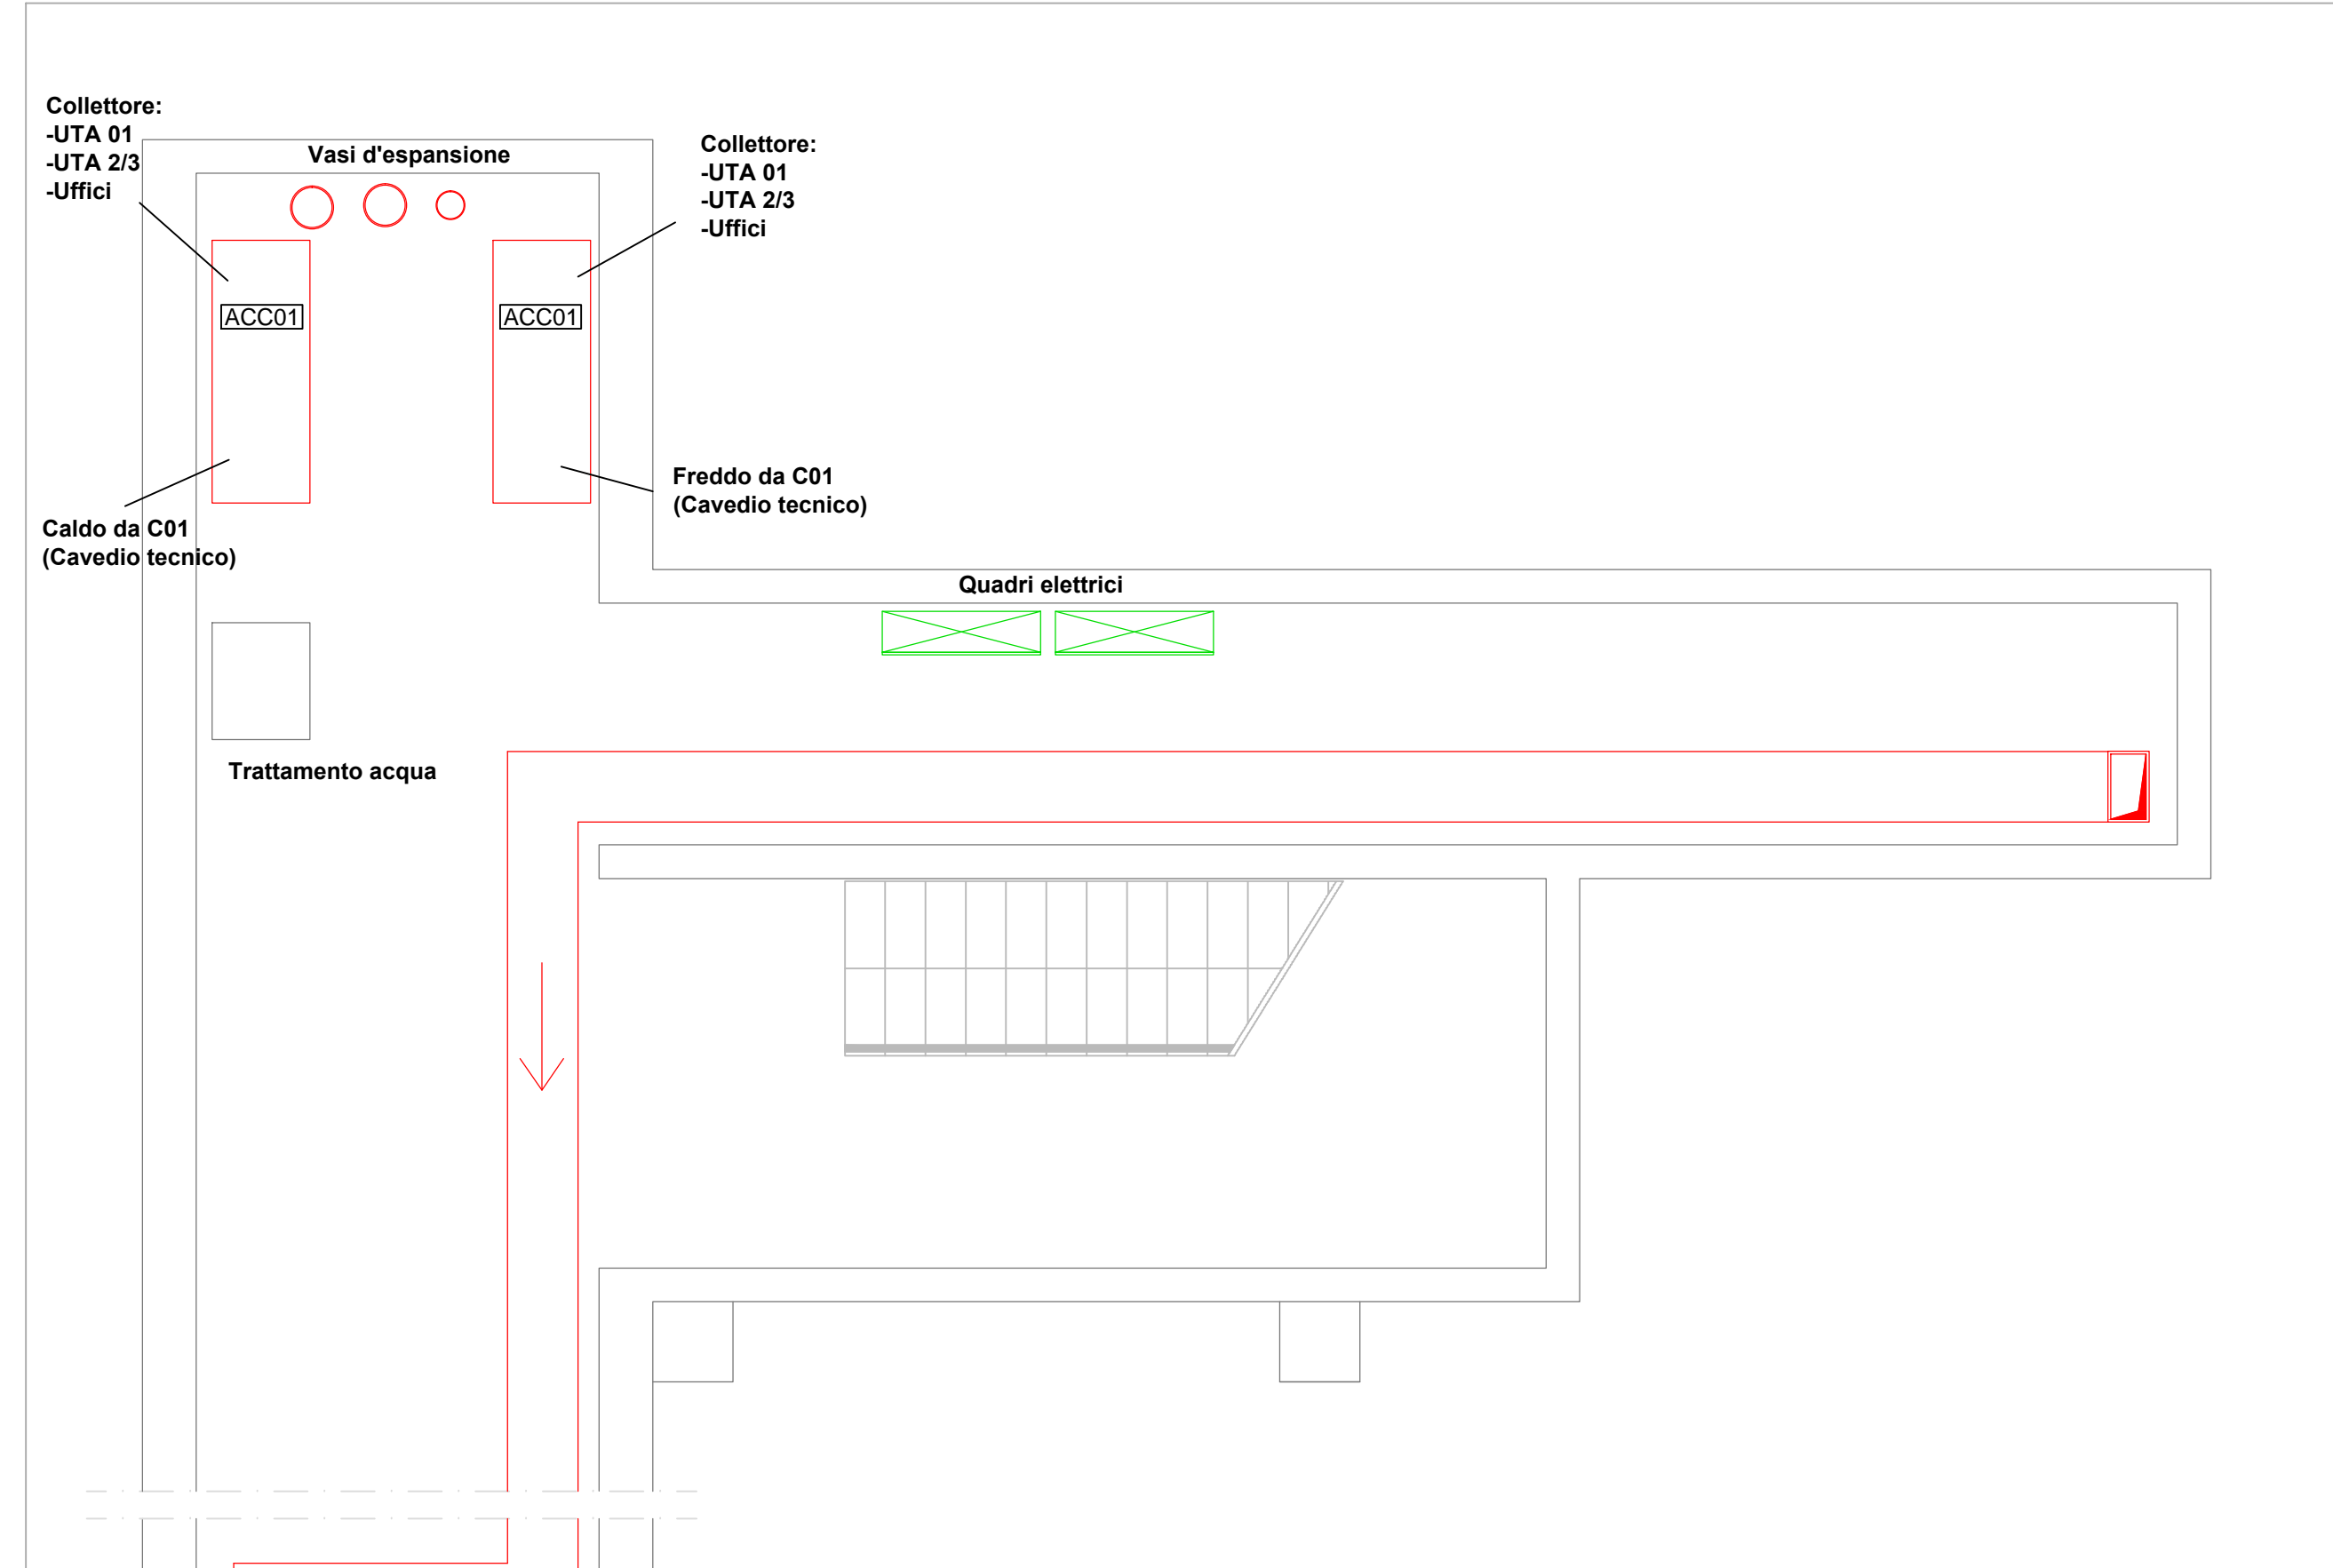


Pianta piano interrato - tunnel di accesso alle cabine di esazione
scala 1:50

Pianta piano terra - cabine di esazione
scala 1:50

Pianta piano copertura - cabine di esazione
scala 1:50

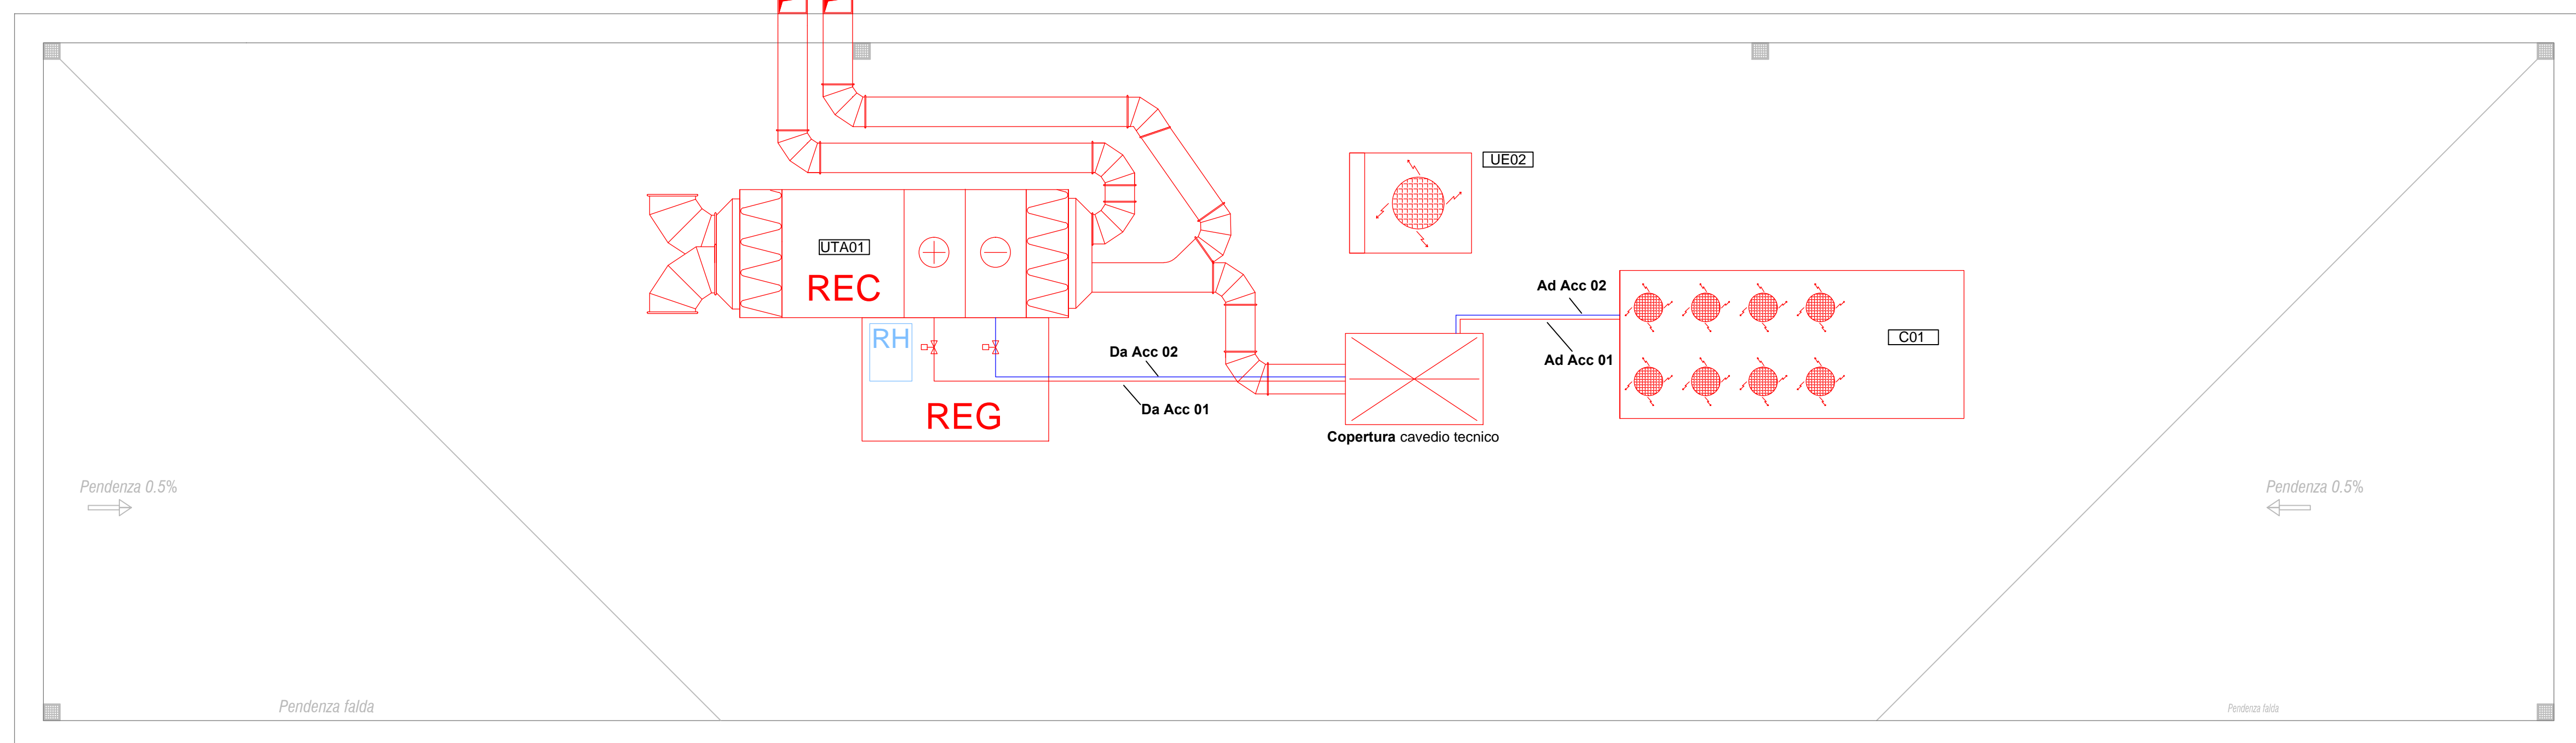

Pianta copertura - edificio stazione
scala 1:50

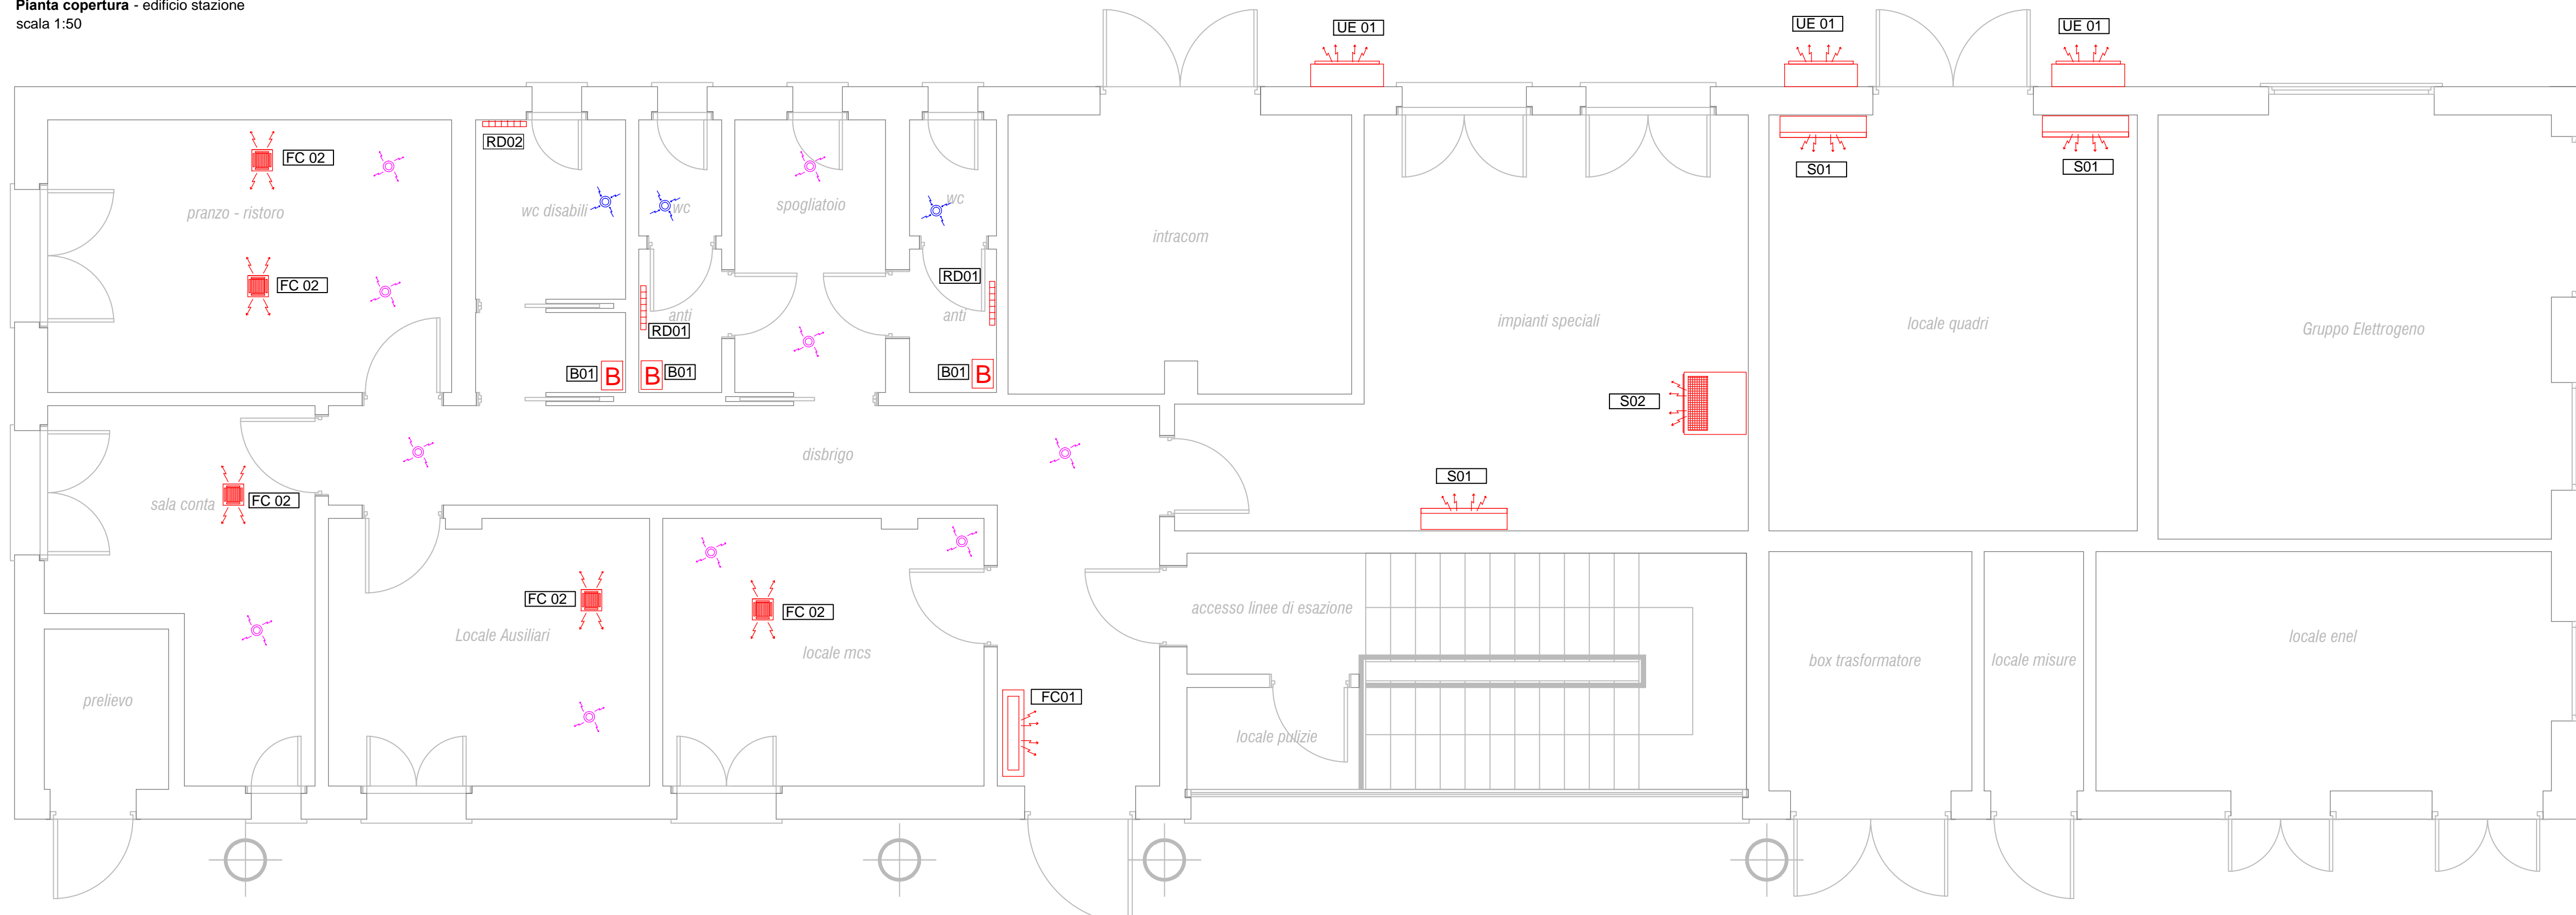

Pianta piano terra - edificio stazione
scala 1:50

Concessioni Autostradali Venete - CAV S.p.A.

18 - 05

N. PROGETTO **AREA TECNICA**

Lavori di manutenzione ordinaria per la conduzione degli impianti tecnologici (climatizzazione e idrico sanitari)

PROGETTO ESECUTIVO

Stato di Consistenza Martellago Est Palazzina di Stazione Linea di Esazione

Elab. n. **5.15**

IL RESPONSABILE DEL PROCEDIMENTO
Ing. Sabato Fusco

ELABORAZIONE A CURA DI:
Ing. Rossano Ranzato

IL PROGETTISTA
Ing. Marco Scattolon

ASSISTENTI PROGETTAZIONE:
Claudio Checchin
Ing. Rossano Ranzato

PROGETTAZIONE SPECIALISTICA:

Rev.	Descrizione	Redatto	Controllato	Approvato	Data
01					febbraio 2018
02					
03					
04					

Codice Progetto :