
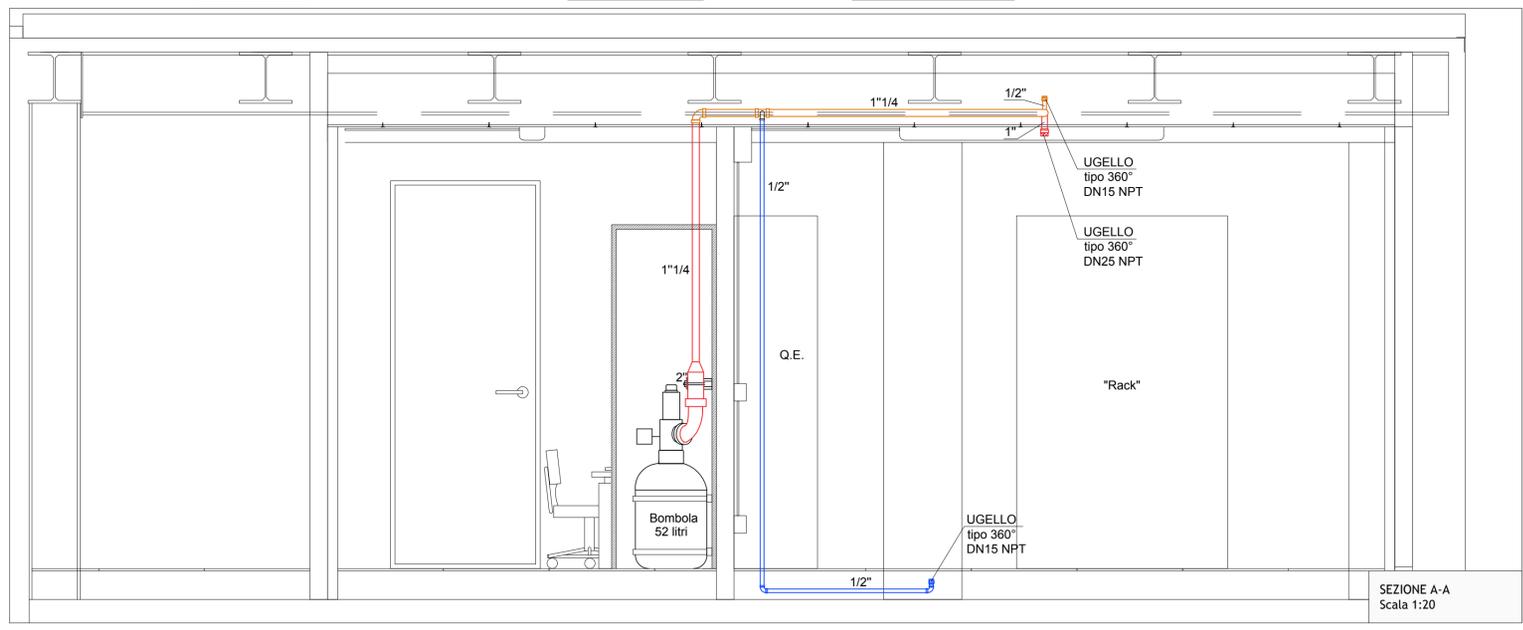
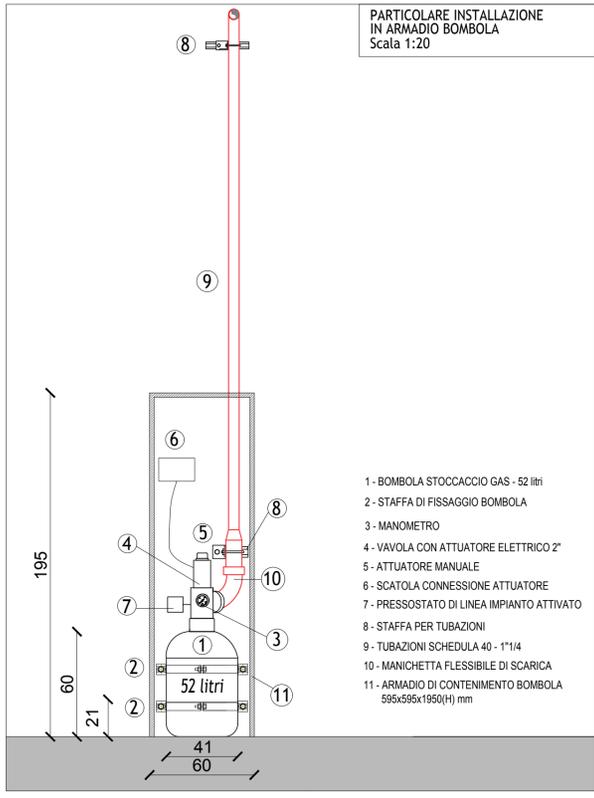


LEGENDA - Impianto di spegnimento a gas

	Tubazione di spegnimento in ambiente
	Tubazione di spegnimento nel sottopavimento
	Tubazione di spegnimento nel controsoffitto
	Ugelli in ambiente
	Ugelli nel sottopavimento
	Ugelli nel controsoffitto
	Bombola di gas
	Estintore a CO <sub>2</sub>

TABELLA BOMBOLA IN ACCIAIO AL CARBONIO UNI EN 13322-1

Capacità bombola	52 l
Volume agente estinguente	45 kg
Agente estinguente	Gas NOVEC FK-5-1-12, avente le seguenti caratteristiche: - chimicamente inerte e quindi non comporta danneggiamenti, quali corrosioni, dei materiali; - pulito e non lascia alcun residuo a seguito dell'emissione; - innocuo: il personale può rimanere nel volume protetto durante l'emissione - conduttività elettronica nulla; - rispetto ai gas inerti, sono necessari quantitativi inferiori; - non comporta alcuno shock termico alle apparecchiature installate.
Pressione	25 bar
Concentrazione d'uso	5,6%
Dimensioni	Ø406x596 mm
Peso bombola	70 kg
Peso agente	30 kg

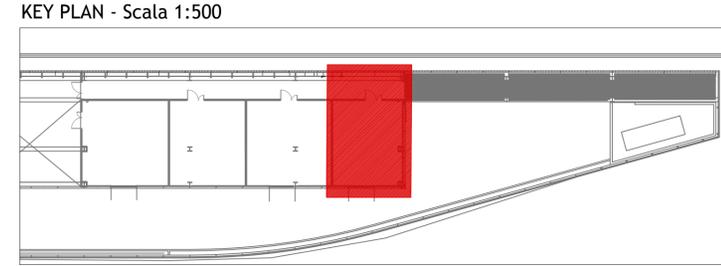

Concessioni Autostradali Venete - CAV S.p.A.  
 18-02  
 N. PROGETTO

CONCESSIONI AUTOSTRADALI VENETE  
 Concessioni Autostradali Venete CAV S.p.a. - Via Bottenigo, 64/A 30175 Venezia  
 AREA TECNICA

**PROGETTO ESECUTIVO PER LA REALIZZAZIONE DEL NUOVO DATACENTER PRESSO LA STAZIONE AUTOSTRADALE DI PADOVA EST (PD) E PER L'ADEGUAMENTO IMPIANTISTICO E CONSOLIDAMENTO INFRASTRUTTURALE DEL DATA CENTER DELLA SEDE DI MARGHERA (VE)**

PROGETTO ESECUTIVO  
 DATA CENTER SECONDARIO PADOVA  
 PIANTA PIANO PRIMO  
 IMPIANTO DI SPEGNIMENTO A GAS  
 Elab. n. ITM02  
 Scala - 1:50

IL RESPONSABILE UNICO DEL PROCEDIMENTO  
 Ing. Sabato Fusco

IL PROGETTISTA  
 Ing. Serafini Diego

ELABORAZIONE A CURA DI:  
 DBA Progetti S.p.A.  
 SEDE OPERATIVA:  
 Viale Feltrina 20D  
 31050 - Villonon (TV)  
 SEDE LEGALE:  
 Piazza Roma, 19  
 32040 - Santo Stefano di Cadore (BL)  
 P.IVA. 00812680254 - c.s. 500.000,00 I.v.  
 REG. IMPRESE e C.F. BL 01673560304

CONSULENZA:  
 Ing. Serafini Diego

PROGETTAZIONE SPECIALISTICA:  
 Ing. Serafini Diego

Rev.	Descrizione	Redatto	Controllato	Approvato	Data
00	Prima emissione	S.K.	G.R.	D.S.	29/09/2017
01	Prima revisione	S.K.	G.R.	D.S.	12/02/2018
02					
03					

Codice Progetto : 02009024\_PEO\_ITM\_DIS\_01R1.dwg